



# 平面図 1

工事長 L=100.0m  
 \*ポリエチレン管(融着接合) 布設工φ100 L=102.0m  
 \*ポリエチレン管(融着接合) 布設工φ75 L=16.0m  
 \*ポリエチレン管(融着接合) 布設工φ50 L=3.0m

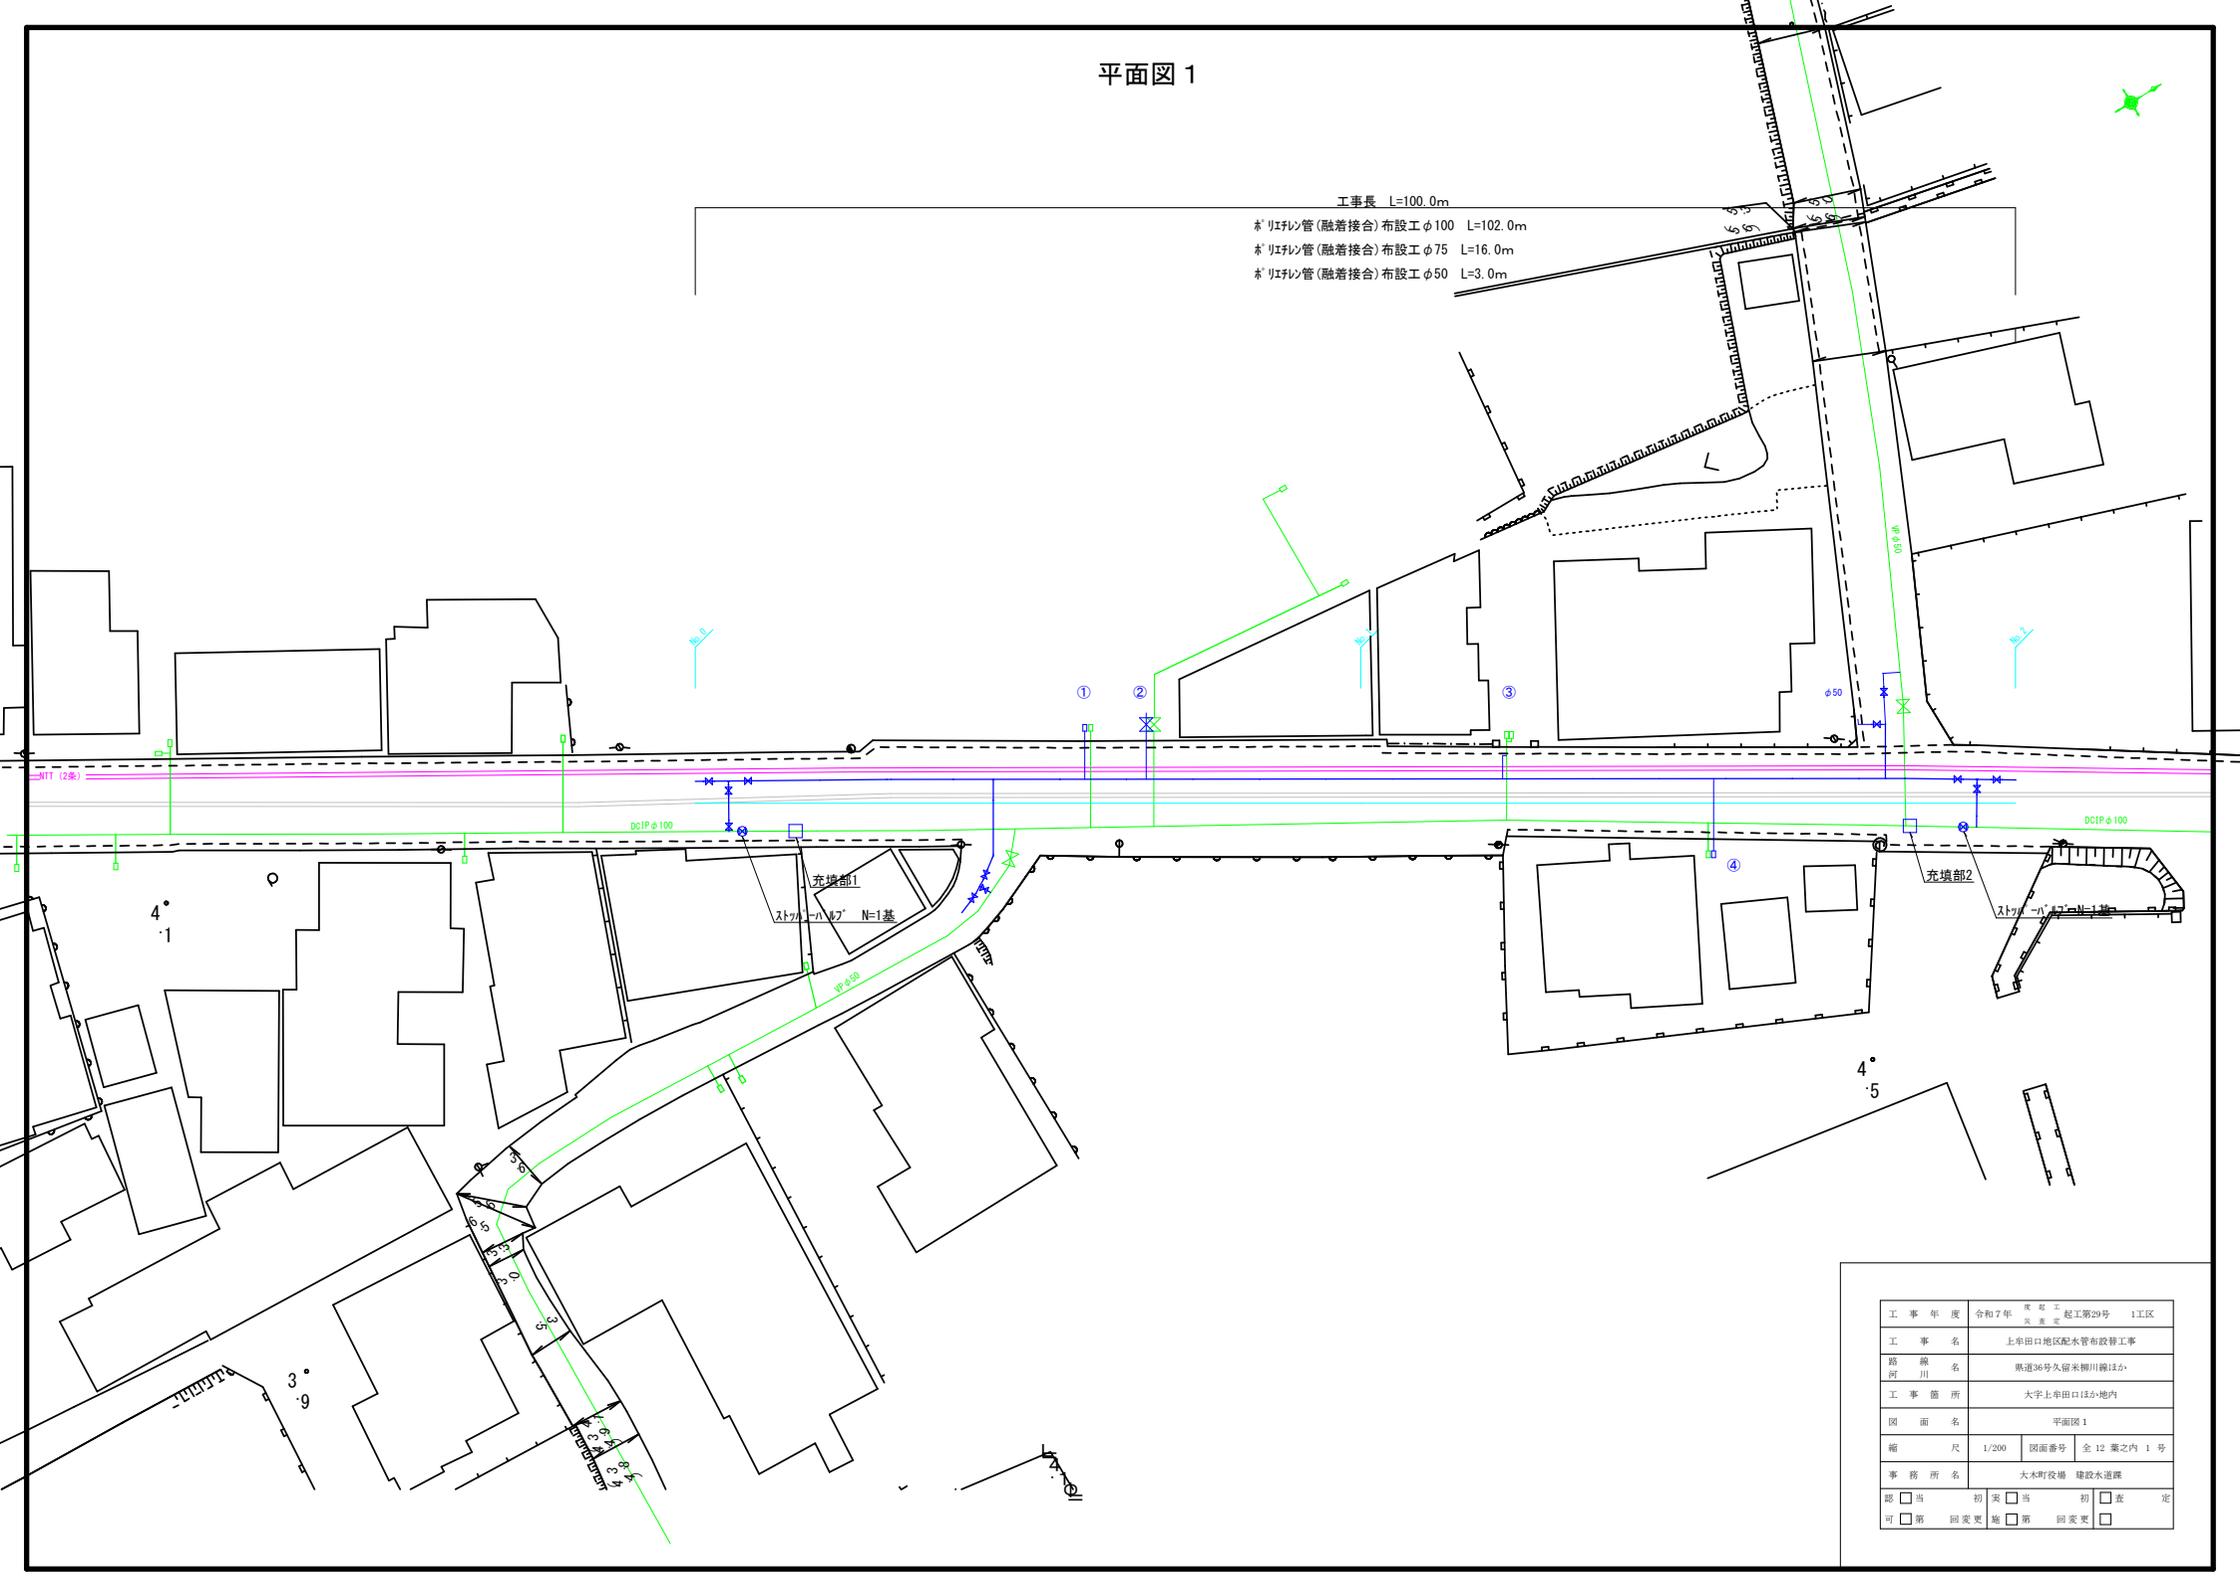

工事年度	令和7年度	年度工事	起工第29号	1工区
工事名	上半田口地区配水管布設工事			
路線名	黒瀬36号久留米柳川線ほか			
工事箇所	大字上半田口ほか地内			
図面名	平面図1			
縮尺	1/200	図面番号	全12葉之内 1号	
事務所名	大木町役場 建設水道課			
認可	<input type="checkbox"/> 当	初案	<input type="checkbox"/> 当	<input type="checkbox"/> 差定
可	<input type="checkbox"/> 第	回変更	<input type="checkbox"/> 第	回変更


工事長 L=100.0m  
 切削オーバーレイ A=639㎡  
 表層工 (t=5cm) A=67.0㎡  
 区画線設置 溶融式手動 実線 白 15cm L=95.0m  
 区画線設置 溶融式手動 実線 黄 15cm L=100.0m  
 区画線設置 溶融式手動 実線 白 30cm L=1.0m

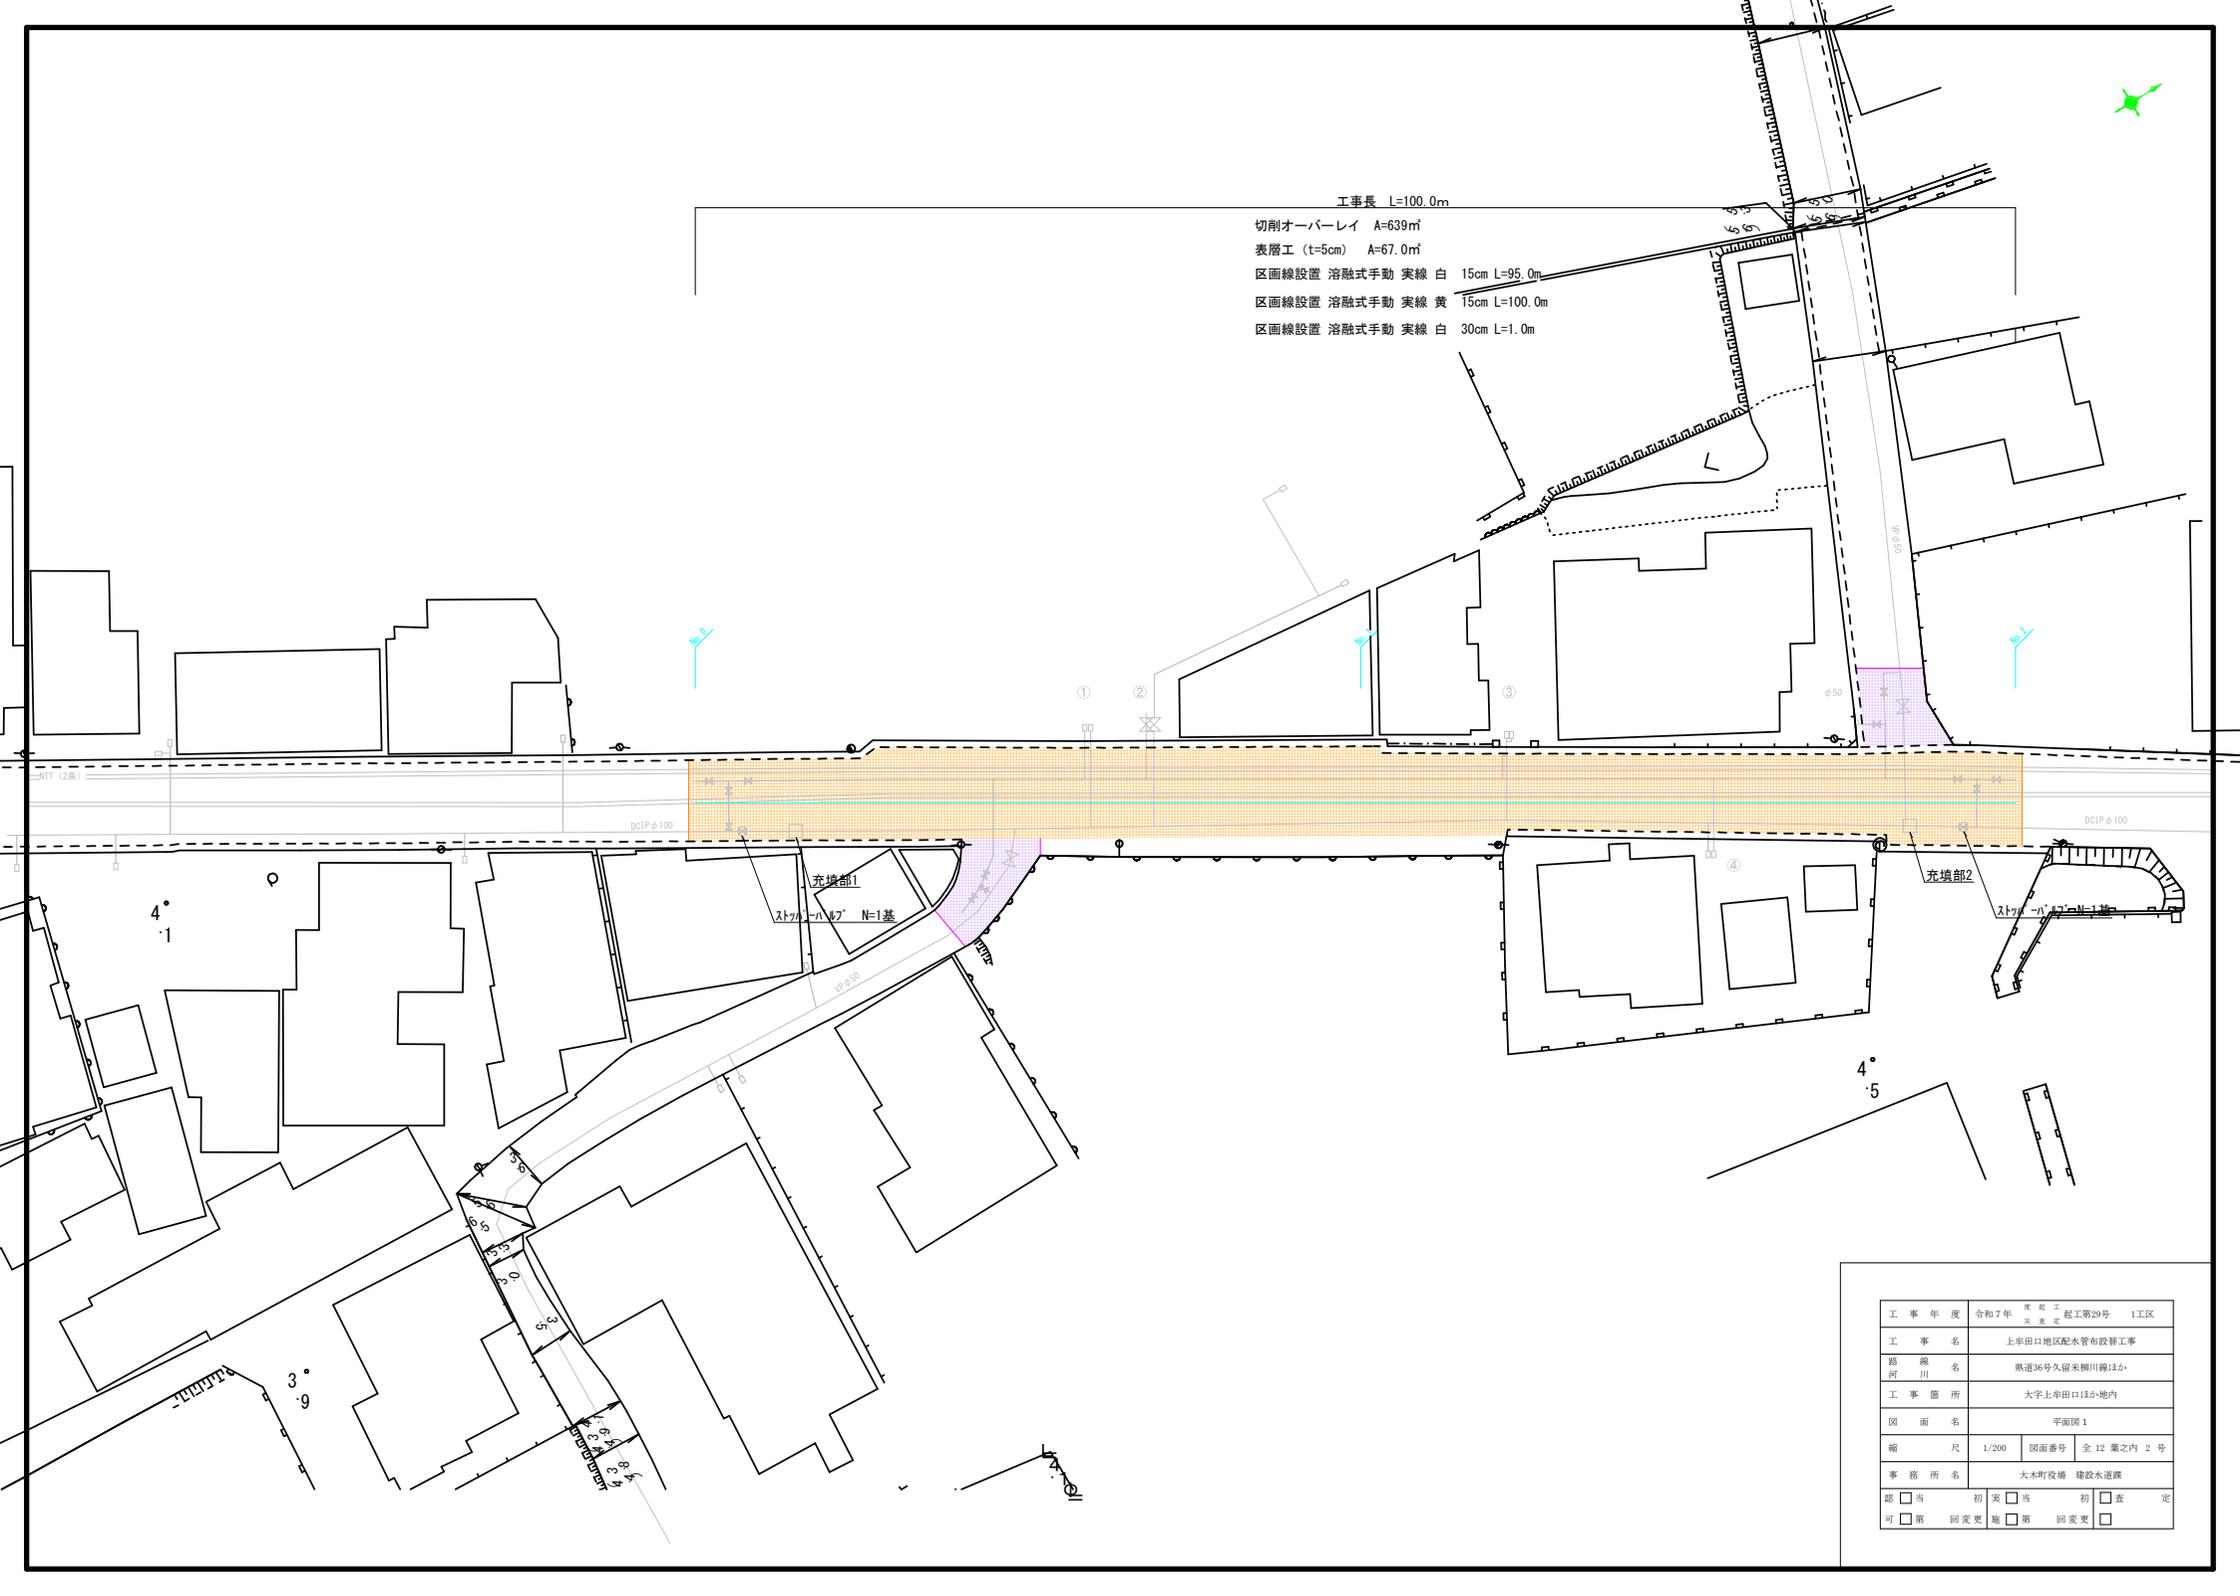

工事年度	令和7年度 第29号 1工区		
工事名	上半田口地区配水管布設工事		
路線名	黒道36号久留米柳川線ほか		
工事箇所	大字上半田口ほか地内		
図面名	平面図1		
縮尺	1/200	図面番号	全12葉之内 2号
事務所名	大木町役場 建設水道課		
認可	<input type="checkbox"/> 当 <input type="checkbox"/> 第1回変更 <input type="checkbox"/> 第2回変更	<input type="checkbox"/> 当 <input type="checkbox"/> 第1回変更 <input type="checkbox"/> 第2回変更	<input type="checkbox"/> 差 <input type="checkbox"/> 定

# 管割図 1

本線

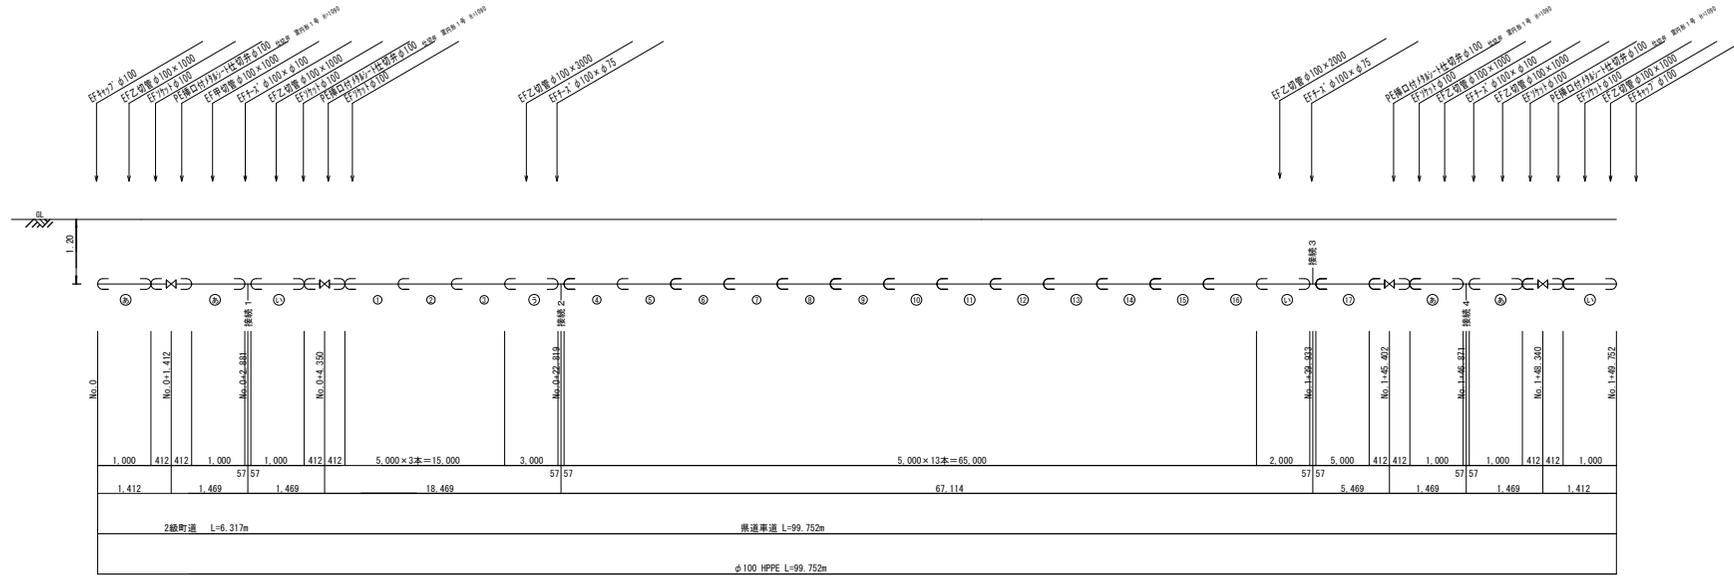


工事年度	令和7年度 第29号 1工区		
工事名	上車田地区配水管布設工事		
路線名	県道36号久留米柳川線ほか		
工事箇所	大字上車田口ほか小地内		
図面名	管割図1		
縮尺	Free	図面番号	全 12 葉之内 3 号
事務所名	大木町役場 建設水道課		
認可	<input type="checkbox"/> 当 <input type="checkbox"/> 第	変更	<input checked="" type="checkbox"/> 当 <input type="checkbox"/> 第
初	<input type="checkbox"/> 当 <input type="checkbox"/> 第	終	<input type="checkbox"/> 当 <input type="checkbox"/> 第




# 配管略図3

既設管充填部1

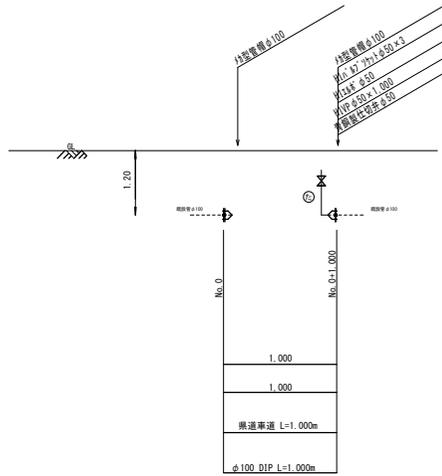


既設管充填部2

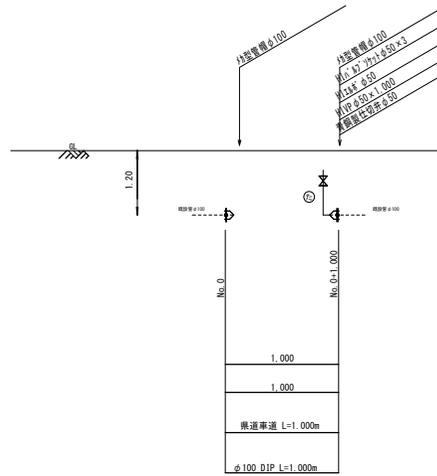

工事年度	令和7年度	改訂工事	越工第29号	1工区
工事名	上牟田口地区配水管布設工事			
路線名	県道36号久留米柳川線ほか			
工事箇所	大字上牟田口ほか地内			
図面名	配管略図3			
縮尺	Free	図面番号	全12葉之内5号	
事務所名	大木町役場 建設水道課			
訂	<input type="checkbox"/> 当	初	<input checked="" type="checkbox"/> 当	初
可	<input type="checkbox"/> 第	回	<input type="checkbox"/> 第	回
	変	更	変	更
	<input type="checkbox"/>		<input type="checkbox"/>	

# 給水管標準図

メーター口径φ13、φ20の場合

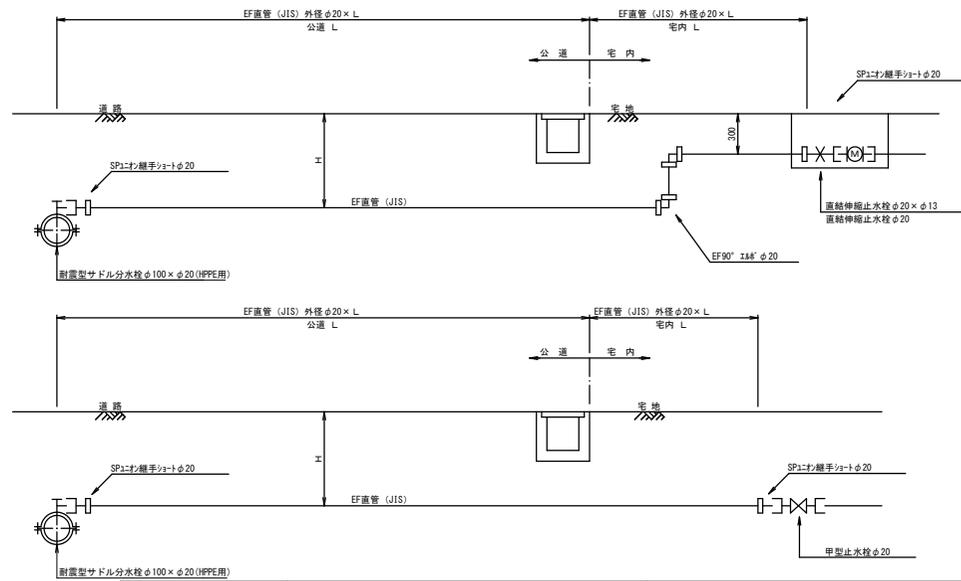

給水番号	土壌リ H	公道				宅内					※給水管標準図(100) 埋設深さ(1000) (JIS) 外径 φ20
		サドル分枝栓 耐震型 φ100×φ20 (PPPE用)	※耐震型サドル分枝栓 φ100×φ20 (PPPE用)	直径27 形JIS φ20	SPバルブ継手 φ20	EF90° 114° φ20	EFバルブ φ20	SPバルブ継手 φ20	直結伸縮止水栓 φ20×φ13	1-1/4" JIS (鋼鉄) φ20用	
①	1.20	1個	2.80m		1個	2個	2個	1個	1個	1個	0.80m
④	1.20	1個	4.40m		1個	2個	2個	1個	1個	1個	0.80m
計		2個	7.20m		2個	4個	4個	2個	2個	2個	1.80m

給水番号	土壌リ H	公道				宅内					※給水管標準図(100) 埋設深さ(1000) (JIS) 外径 φ25
		サドル分枝栓 耐震型 φ100×φ25 (PPPE用)	※耐震型サドル分枝栓 φ100×φ25 (PPPE用)	直径27 形JIS φ25	SPバルブ継手 φ25	PPバルブ φ25	EF90° 114° φ25	EFバルブ φ25	SPバルブ継手 φ25	直結伸縮止水栓 φ25	
②	1.20	1個	2.80m		1個	1個	2個	1個			
③	1.20	1個	1.70m		1個	1個	2個	1個			
計		2個	4.50m		2個	2個	4個	2個			

※耐震型サドル分枝栓とは、L<sup>1</sup>/42地震動において上部機構が40°以上、水平に可とうするものを指す。

工事年度	令和7年	発注工	起工第29号	1工区
工事名	上車田地区配水管布設管工事			
路線名	県道36号久留米柳川線ほか			
工事箇所	大字上車田口ほか地内			
図面名	給水管標準図			
縮尺	Free	図面番号	全 12 葉之内 6 号	
事務所名	大木町役場 建設水道課			
認可	<input type="checkbox"/> 当	初案	<input checked="" type="checkbox"/> 当	初
可	<input type="checkbox"/> 第	回変更	<input type="checkbox"/> 第	回変更
定	<input type="checkbox"/> 当	初	<input type="checkbox"/> 第	回変更

平面図 2 (城島町)



既設管切断

防護コンクリート  
18-8-40BB W/C80%以下

工事年度	令和7年度	区画	江	起工第29号	2工区
工事名	上車田口地区配水管布設管工事				
路線名	鉄道8号大和城島線				
工事箇所	久留米市城島町江上 地内				
図面名	平面図2				
縮尺	1/100	図面番号	全 42 葉之内 7 号		
事務所名	久留米市役場 建設水道課				
認可	<input type="checkbox"/> 当	初案	<input checked="" type="checkbox"/> 否	初	<input type="checkbox"/> 差
可	<input type="checkbox"/> 第	回変更	<input type="checkbox"/> 第	回変更	<input type="checkbox"/> 第



表層工 (t=5cm) A=21.0㎡  
 基層工 (t=5cm) A=21.0㎡  
 区画線設置 溶融式手動 実線 白 15cm L=5.0m  
 区画線設置 溶融式手動 実線 黄 15cm L=3.0m

既設管切断


防護コンクリート

工事年度	令和7年度	実施年度	令和7年度	起工第29号	2工区
工事名	上車田口地区配水管布設管工事				
路線名	鉄道8号大和城島線				
工事箇所	久留米市城島町江上 地内				
図面名	平面図2				
縮尺	1/100	図面番号	全 12 葉之内 8 号		
事務所名	久留米市役場 建設水道課				
認可	<input type="checkbox"/> 当	初案	<input checked="" type="checkbox"/> 済	初	<input type="checkbox"/> 差 定
	<input type="checkbox"/> 第	回変更	<input type="checkbox"/> 済	回変更	<input type="checkbox"/> 済



# 弁栓室構造標準図 S=1:10

仕切弁室（円形1号）

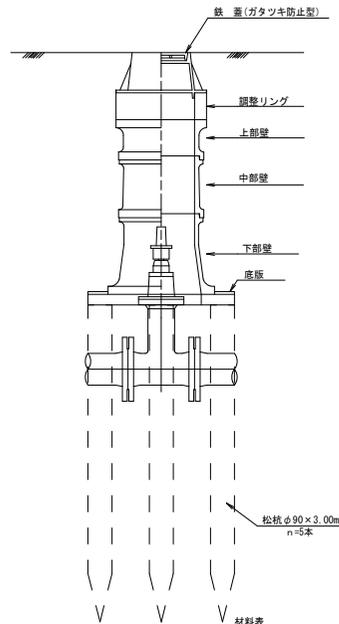

※松杭は、弁室に4箇所、仕切弁中央に1箇所とする。


材料表 1箇所当り

形式	円形1号	円形1号	円形1号	円形1号
管径	φ100	φ200	φ75	φ50
高さ	1090	940	790	840
鉄蓋 H=150	1	1	1	1
調整リング H=50	1		1	
上部壁 H=150	1	1	1	1
中部壁 H=100		1	1	
中部壁 H=200	2	1		1
中部壁 H=300				
下部壁 H=300	1	1	1	1
底板 H=40	1	1	1	1


工事年度	令和7年	図面工 No. 29号	起工29号
工事名	配水管路耐震化（その10）工事		
路線名	県道36号久留米柳川線ほか		
工事箇所	大字上牟田口ほか 地内		
図面名	弁栓室構造標準図		
縮尺	Free	図面番号	全 12 葉之内 10 号
事務所名	大木町役場 建設水道課		
認可	<input type="checkbox"/> 第	初案	<input checked="" type="checkbox"/> 当
変更	<input type="checkbox"/> 第	初案	<input type="checkbox"/> 変更
変更	<input type="checkbox"/> 第	初案	<input type="checkbox"/> 変更

# 舗装種別図


県道歩道乗入部  
(乗入部)

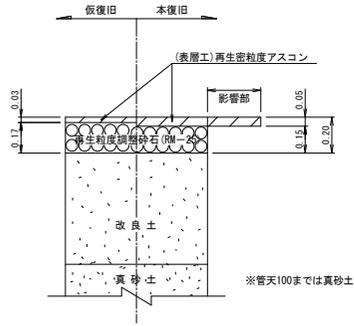

県道車道 (久留米柳川線)  
(N5:B交通)


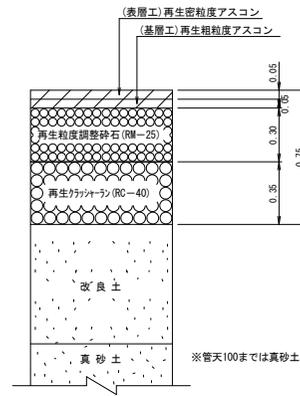


県道車道 (大和城島線)  
(N5:B交通)

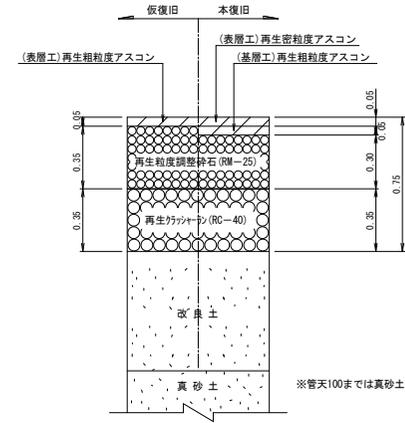

工事年度	令和7年度 仮設工事 起工第29号		
工事名	上牟田口地区配水管布設管工事		
路線名	県道36号久留米柳川線ほか		
工事箇所	大字上牟田口ほか地区内		
図面名	舗装種別図		
縮尺	Free	図面番号	全 42 葉之内 11 号
事務所名	大木町役場 建設水道課		
認可	<input type="checkbox"/> 当	初案	<input checked="" type="checkbox"/> 当
変更	<input type="checkbox"/> 第	変更	<input type="checkbox"/> 第
戻	<input type="checkbox"/> 第	戻	<input type="checkbox"/> 第
定	<input type="checkbox"/> 第	定	<input type="checkbox"/> 第

# 土工標準図 S=Free

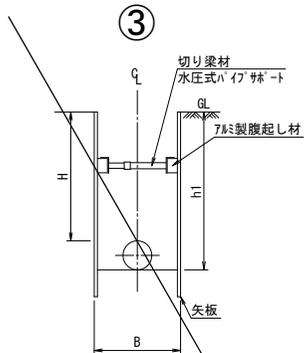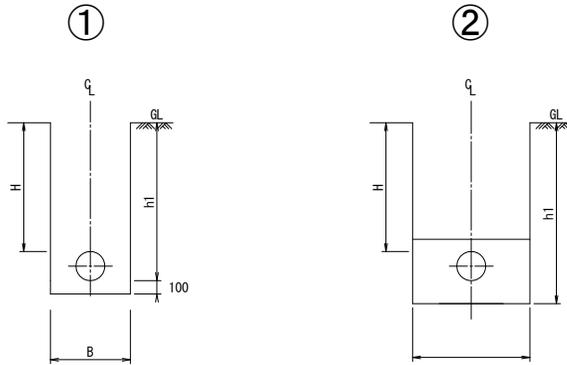

※矢板の規格・支保工の段数については、業の通りとする。

布設口径	撤去口径	断面	舗装		掘削方法	矢板			摘要		
			種別	取壊し		H	h1	B			
HPPE φ 75		①	県道車道	機械	機械	1.20	1.37	0.60	-	-	布設
HPPE φ 50		①	県道車道	機械	機械	1.20	1.39	0.60	-	-	布設
HPPE φ 50		①	県道車道	機械	機械	1.20	1.43	0.60	-	-	布設
DIP-K φ 200		②	県道車道	機械	機械	1.20	1.45	1.00	-	-	撤去
DIP-GX φ 75		①	町道車道	機械	機械	0.90	1.09	0.55	-	-	布設

工事年度	令和7年度 第29号		
工事名	上牟田口地区配水管布設管工事		
路線名	県道36号久留米柳川線ほか		
工事箇所	大字上牟田口ほか地区内		
図面名	土工標準図		
縮尺	Free	図面番号	全 12 葉之内 12 号
事務所名	大木町役場 建設水道課		
認可	<input type="checkbox"/> 第	変更	<input type="checkbox"/> 第
初案	<input checked="" type="checkbox"/> 当	初	<input type="checkbox"/> 差
定	<input type="checkbox"/> 第	変更	<input type="checkbox"/> 第